
 


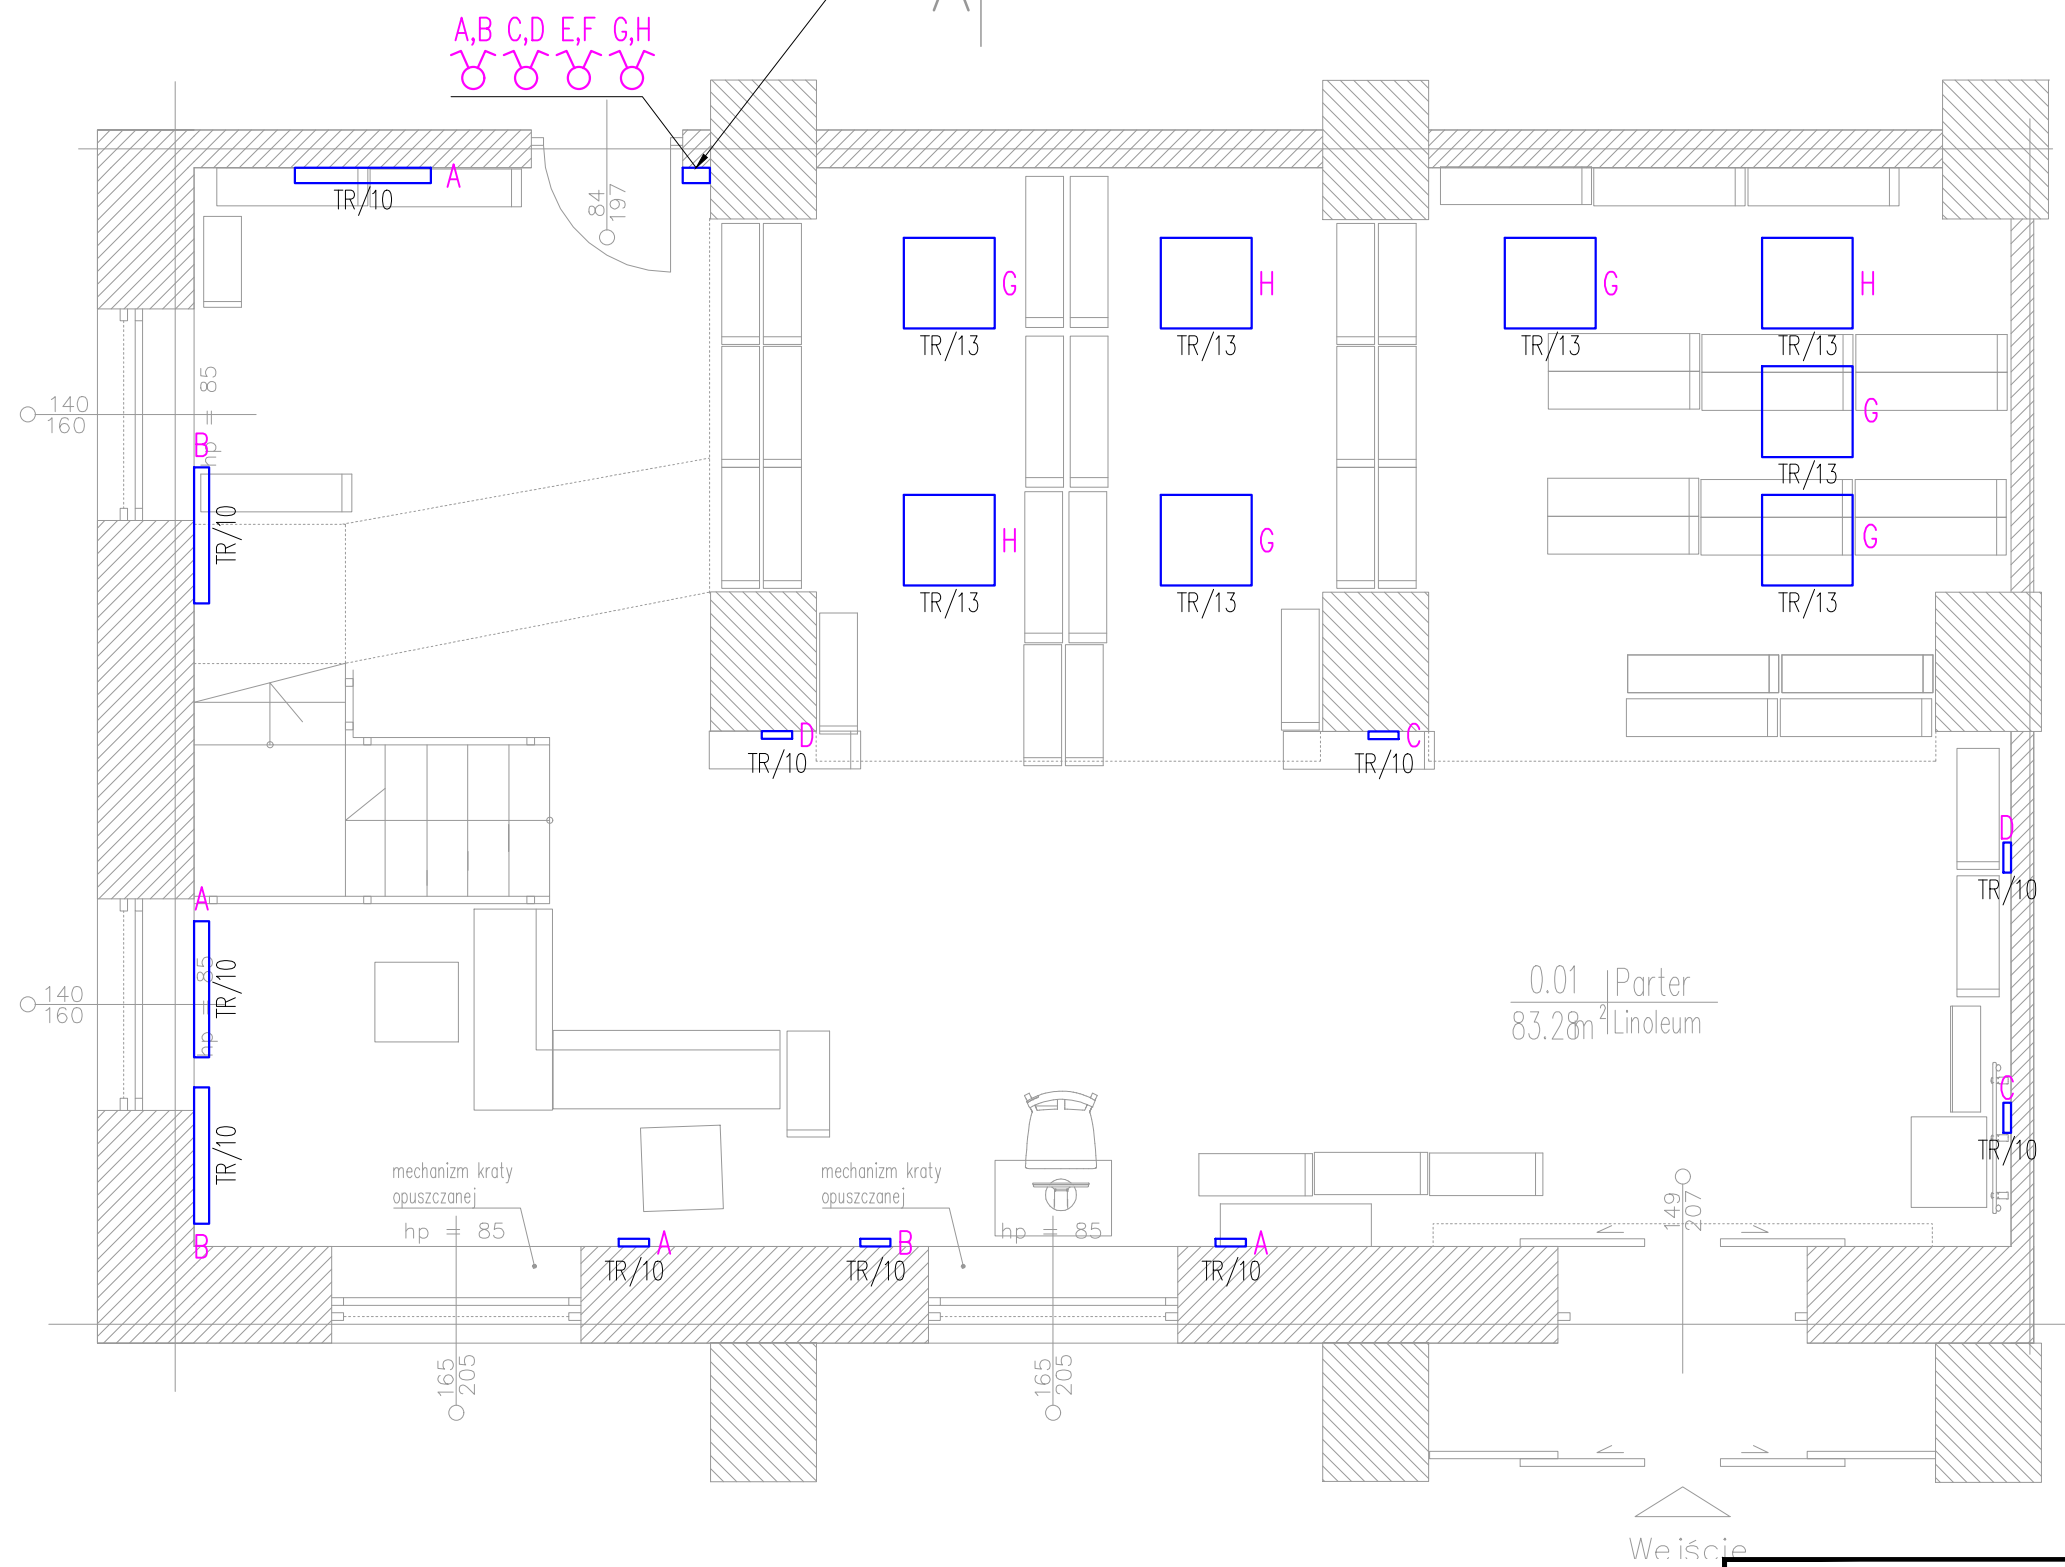

Lokalizacja łączników sterujących oświetleniem



OZNACZENIA:

-  istniejąca oprawa rastrowa 4x18W
-  istniejąca oprawa świetlówkowa 2x36W
-  łącznik ścienny

LWS Łaniewski-Wołtk, Stępnik ARCHITEKCI		
NAZWA OBIEKTU:	PROJEKT WNĘTRZ SALI WYPOŻYCZALNI NR 48	
FAZA:	PROJEKT WYKONAWCZY	DATA: 2023.10.24
ADRES INWESTYCJI:	WARSZAWA, UL.GRÓJECKA 68	SKALA: 1:50
BRANŻA:	ELEKTRYCZNA	
PROJEKTANCI:	mgr inż. Tomasz Jakimiec upr. bud. nr MAZ/0050/PBE/16 mgr inż. Kamil Pilcicki upr. bud. nr MAZ/0211/PBE/18	PODPIS: <i>T. Jakimiec</i> <i>Pilach</i>
TYTUŁ RYSUNKU:	INWENTARYZACJA - RZUT PARTERU	NR. RYSUNKU: E.01